


会签	审核	设计	制图
JOINT CHECKUP	REVIEW	DESIGN	DRAWING
给排水	结构	电气	暖通
MECHANICAL	STRUCTURE	ELECTRICAL	HEATING
暖通	结构	电气	给排水
HEATING	STRUCTURE	ELECTRICAL	MECHANICAL
给排水	结构	电气	暖通
MECHANICAL	STRUCTURE	ELECTRICAL	HEATING


1 2

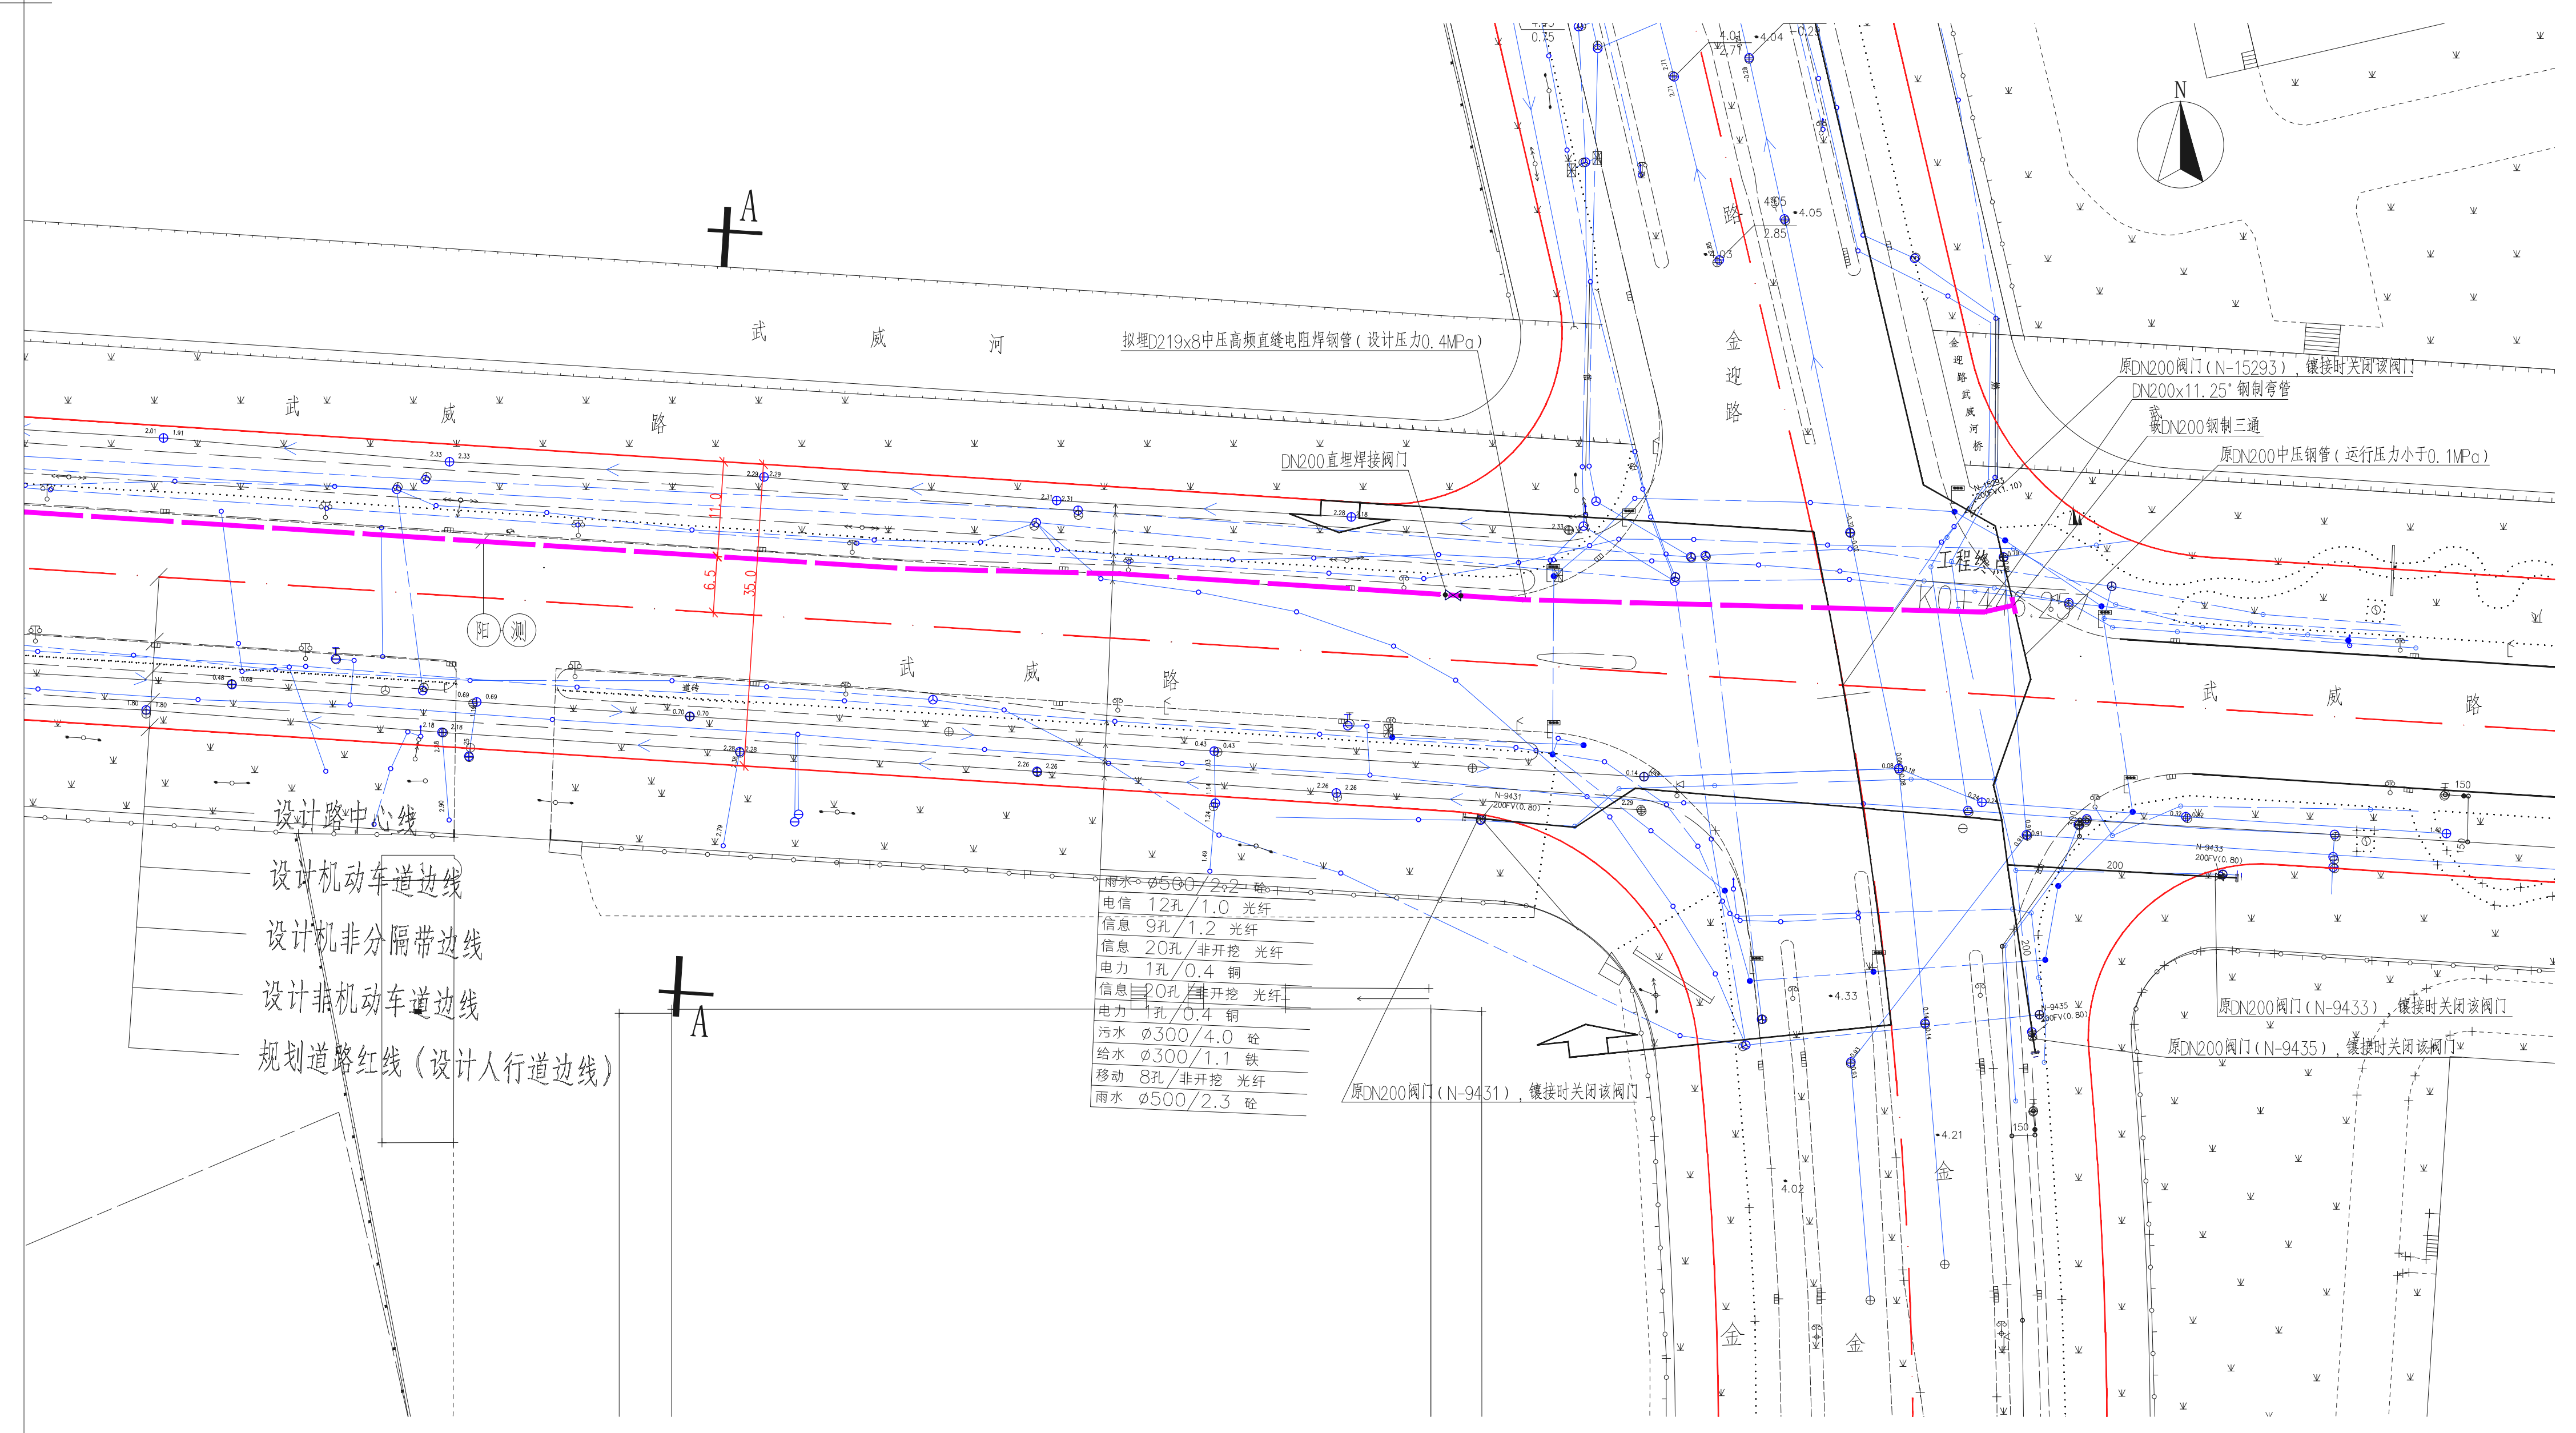

- 设计路中心线
- 设计机动车道边线
- 设计机非分隔带边线
- 设计非机动车道边线
- 规划道路红线 (设计人行道边线)

- 雨水  $\phi 500/2 \times 2$  砼
- 电信 12孔/1.0 光纤
- 信息 9孔/1.2 光纤
- 信息 20孔/非开挖 光纤
- 电力 1孔/0.4 铜
- 信息 20孔/非开挖 光纤
- 电力 1孔/0.4 铜
- 污水  $\phi 300/4.0$  砼
- 给水  $\phi 300/1.1$  铁
- 移动 8孔/非开挖 光纤
- 雨水  $\phi 500/2.3$  砼

1 2

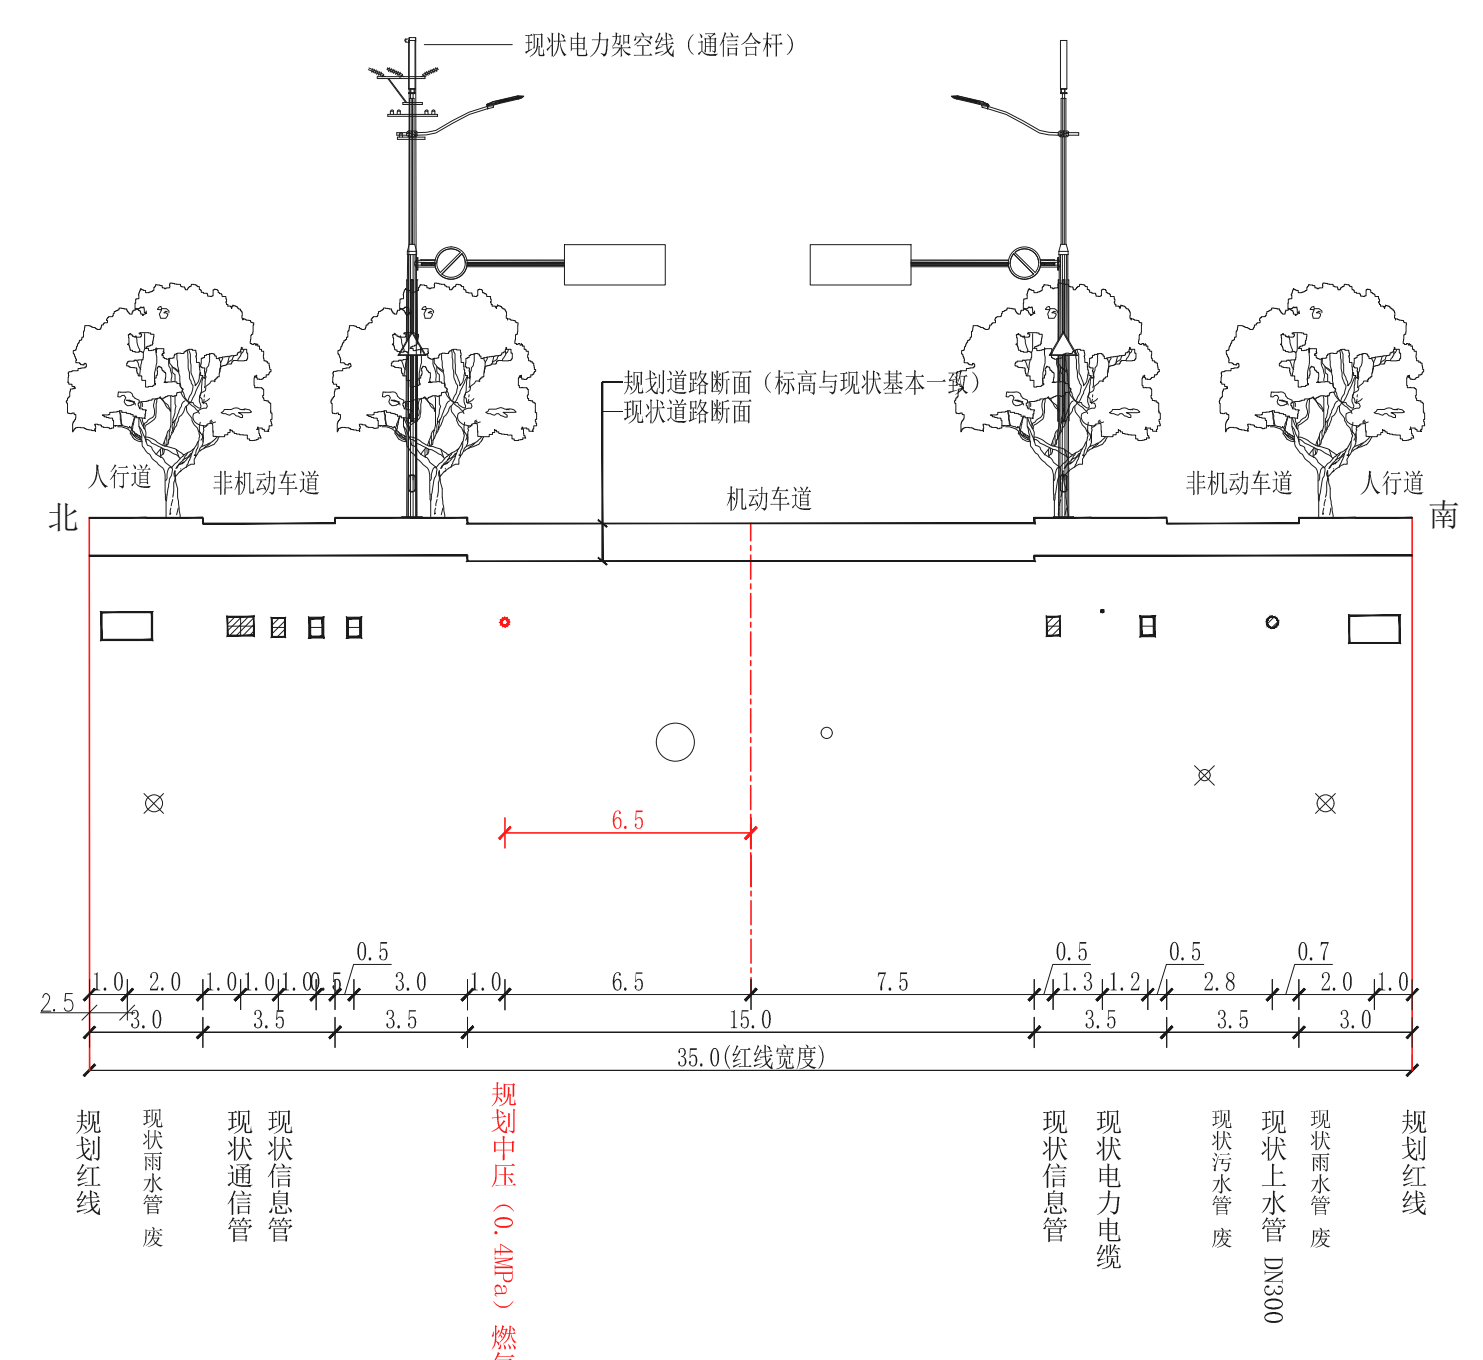

武威路(区界-金迎路)A-A断面图(2023.6.29) 1:200  
上海普邑城市规划设计股份有限公司

图例

序号	图例	名称
1	—	拟埋设燃气管道
2	⊕	焊接阀门
3		法兰



说明  
NOTE

序号	修改内容	日期
NO.	DESCRIPTION	DATE

建设单位  
CLIENT  
上海燃气市北销售有限公司

项目名称  
PROJECT  
武威路(区界-金迎路)  
燃气配套工程

上海能源建设工程设计研究院有限公司  
SHANGHAI ENERGY CONSTRUCTION ENGINEERING DESIGN & RESEARCH CO., LTD.  
设计证书编号 A231004670

审定/日期 AUTHORISED FOR ISSUE BY/DATE	
审核/日期 VIEWED BY/DATE	
校核/日期 CHECKED BY/DATE	
设计/日期 DESIGNED BY/DATE	
制图/日期 DRAWN BY/DATE	

图名  
DRAWING TITLE

总平面图(一)  
(武威路(金迎路口向西))  
IV27/5

项目编号 ITEM NO.	S221110014	阶段 STATUS	施工图
设计号 JOB NO.	北梁23-120	专业 DISCIPLINE	工艺
比例 SCALE	1:500	图号 DRAWING NO.	T03-01/02
日期 DATE	23.6	版本号 VERSION	